


Planta Baixa

Tubulação de gás aproximadamente =16m.

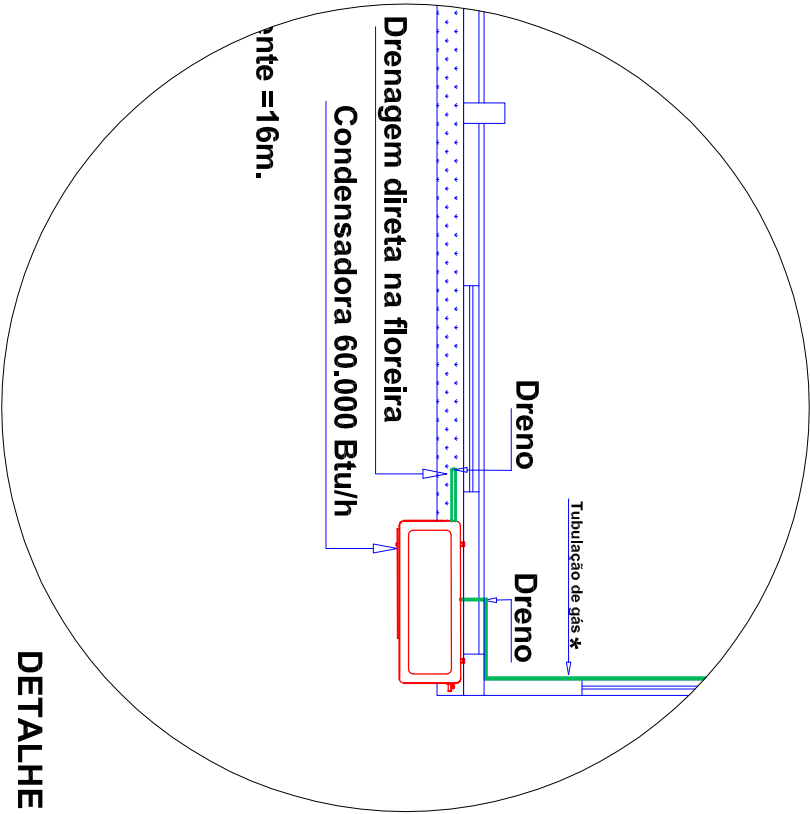

DETALHE

Tribunal Regional Eleitoral de Santa Catarina			
CARTÓRIO ELEITORAL DE LAGUNA			
LOCAL: Mamada Roberto Pedro Prudente, s/n			
AR CONDICIONADO			
TOTAL DE FRAÇÕES		DATA: JULHO 2008	ESCALA: 1:125
Projeto SMP:		Gladson Chefe de setor	
		Anderson da Silva	
		Felipe Amorim Sotero Pires	
		Desenhistas	