


# PLANTA BAIXA 1º PVTO

Tubulação de gás aproximadamente =7m.

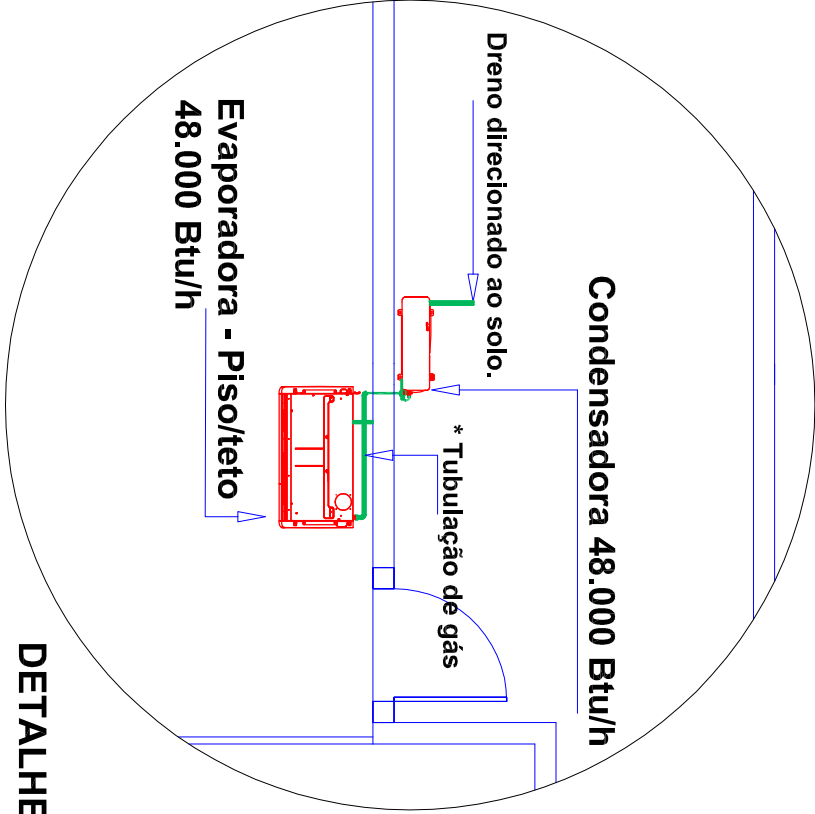

## DETALHE

Tribunal Regional Eleitoral de Santa Catarina		
CARTÓRIO ELEITORAL DE BIGUAÇU		
LOCAL: R. Hermógenes Prazeres, 277. Centro		
AR CONDICIONADO		
TOTAL DE PRANCHAS	DATA: JULHO 2008	ESCALA: 1:125
Projeto SMP:		
Gladson Chefe de setor		
Anderson da Silva		
Felipe Amorim Sotero Pires		
Desenhistas		