


1 PLANTA BAIXA

ESCALA 1:20

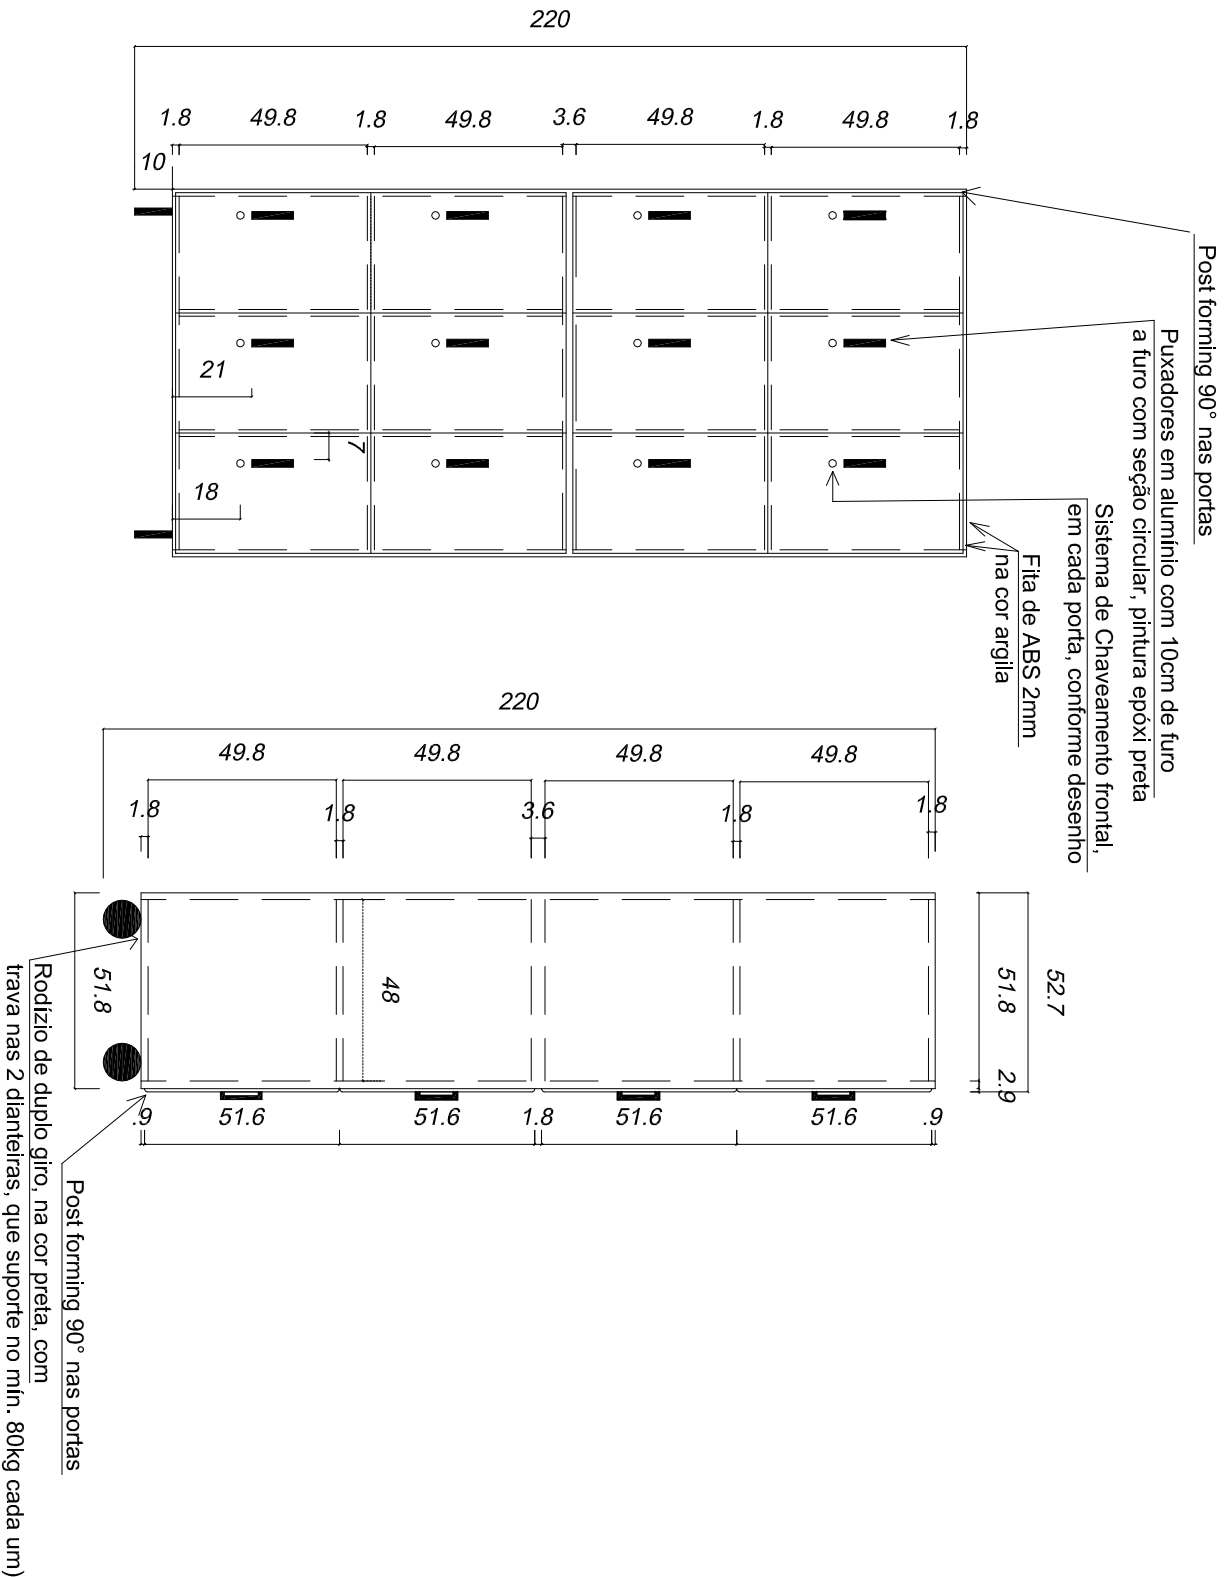

2 VISTA FRONTAL

ESCALA 1:20

3 VISTA LATERAL

ESCALA 1:20

OBS: POST FORMING 90°, EM TODAS AS PORTAS

Tribunal Regional Eleitoral de Santa Catarina



OBRAS:	ARMÁRIO SUBSOLO S2		
LOCAL:	RUA ESTEVES JUNIOR, 68 - FLORIANÓPOLIS/SC		
CONTEÚDO:	ARMÁRIO AC4 PLANTA BAIXA, VISTAS		

RESPONSÁVEL TÉCNICO:

PROJETO SEB:

PRANCHA:

Carla Marcon Pinheiro Machado
Arquiteta e Urbanista - CREA/SC 054153-1

Ismail dos Santos
Técnico em Edificações - CREA/SC 092794-3

01/01

DATA:

29.05.09

REVISÃO:

02

ESCALA:

INDICADA

ARQUIVO:

[PRÉDIO SEDE] MÓVEIS - AC4