


PLANTA BAIXA

1

ESCALA 1:20

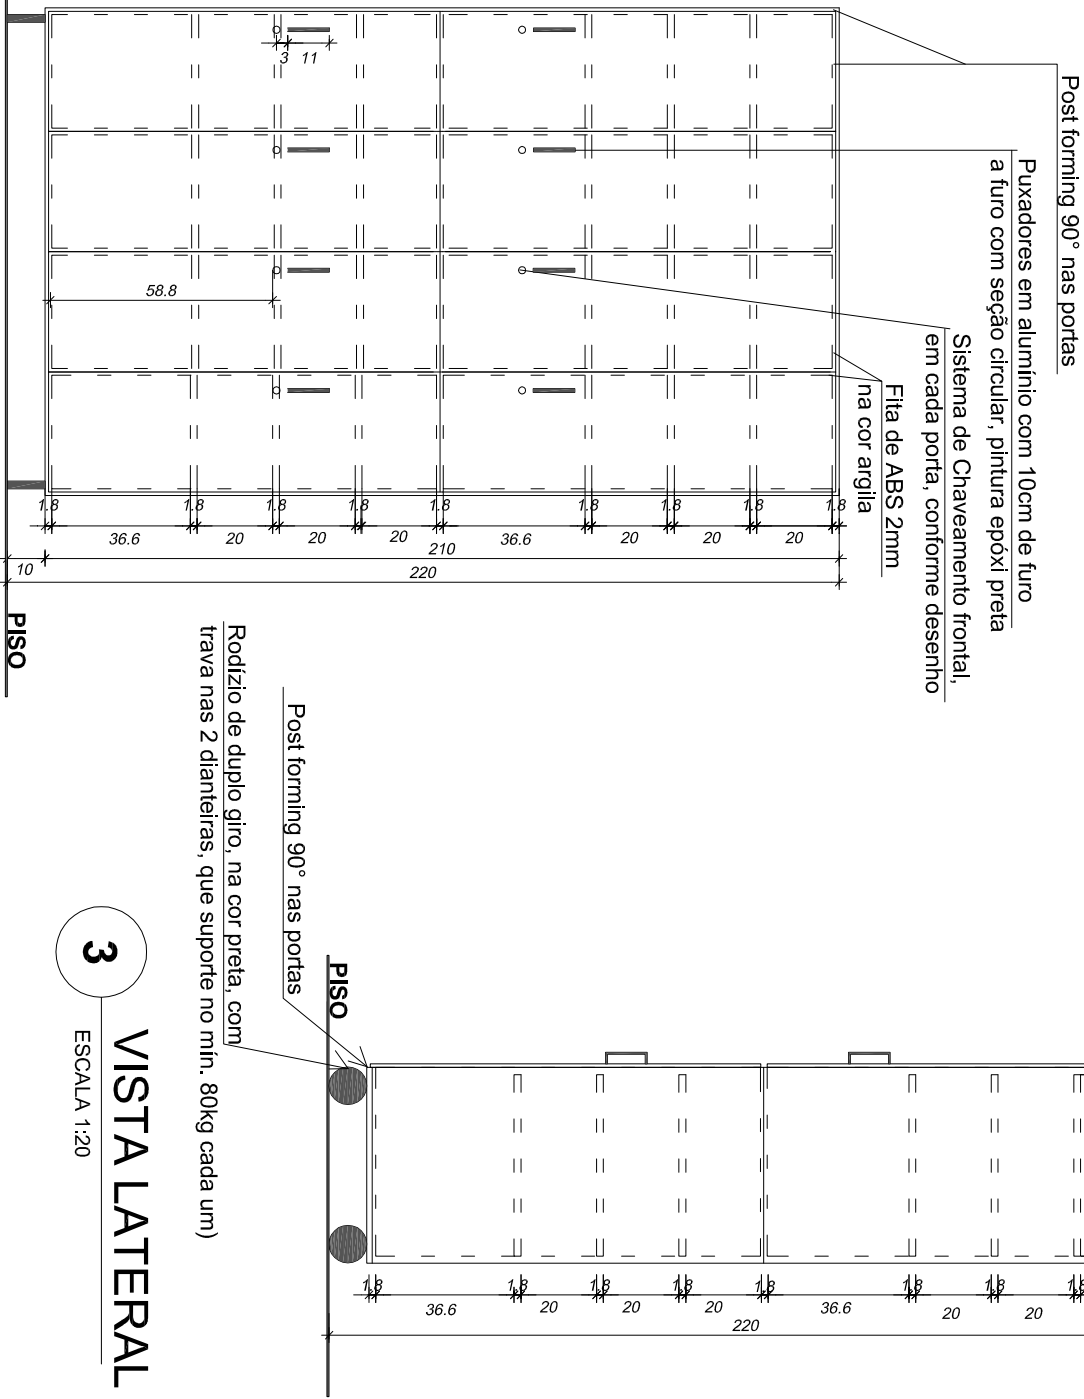

VISTA LATERAL

3

ESCALA 1:20



OBRA:	ARMÁRIO SUBSOLO S1		
LOCAL:	RUA ESTEVES JUNIOR, 68 -FLORIANÓPOLIS/SC		
CONTEÚDO:	ARMÁRIO AC3 PLANTA E VISTAS		

RESPONSÁVEL:	PROJETO SEAR:	PRANCHA:
Carla Marcon Pinheiro Machado Arquiteta e Urbanista - CREA/SC 054153-1	Fabiana R. Ferreira Arquiteta e Urbanista - CREA/SC 089120-7	01/01
DATA:	REVISÃO:	ARQUIVO:
04.06.09	02	[PRÉDIO ANEXO] MÓVEIS - AC3

OBSERVAÇÕES

1. MONTAGEM DO MÓVEL SEM ABOTOAMENTO EXTERNO