


PLANTA BAIXA TÉRREO

ESCALA 1/50

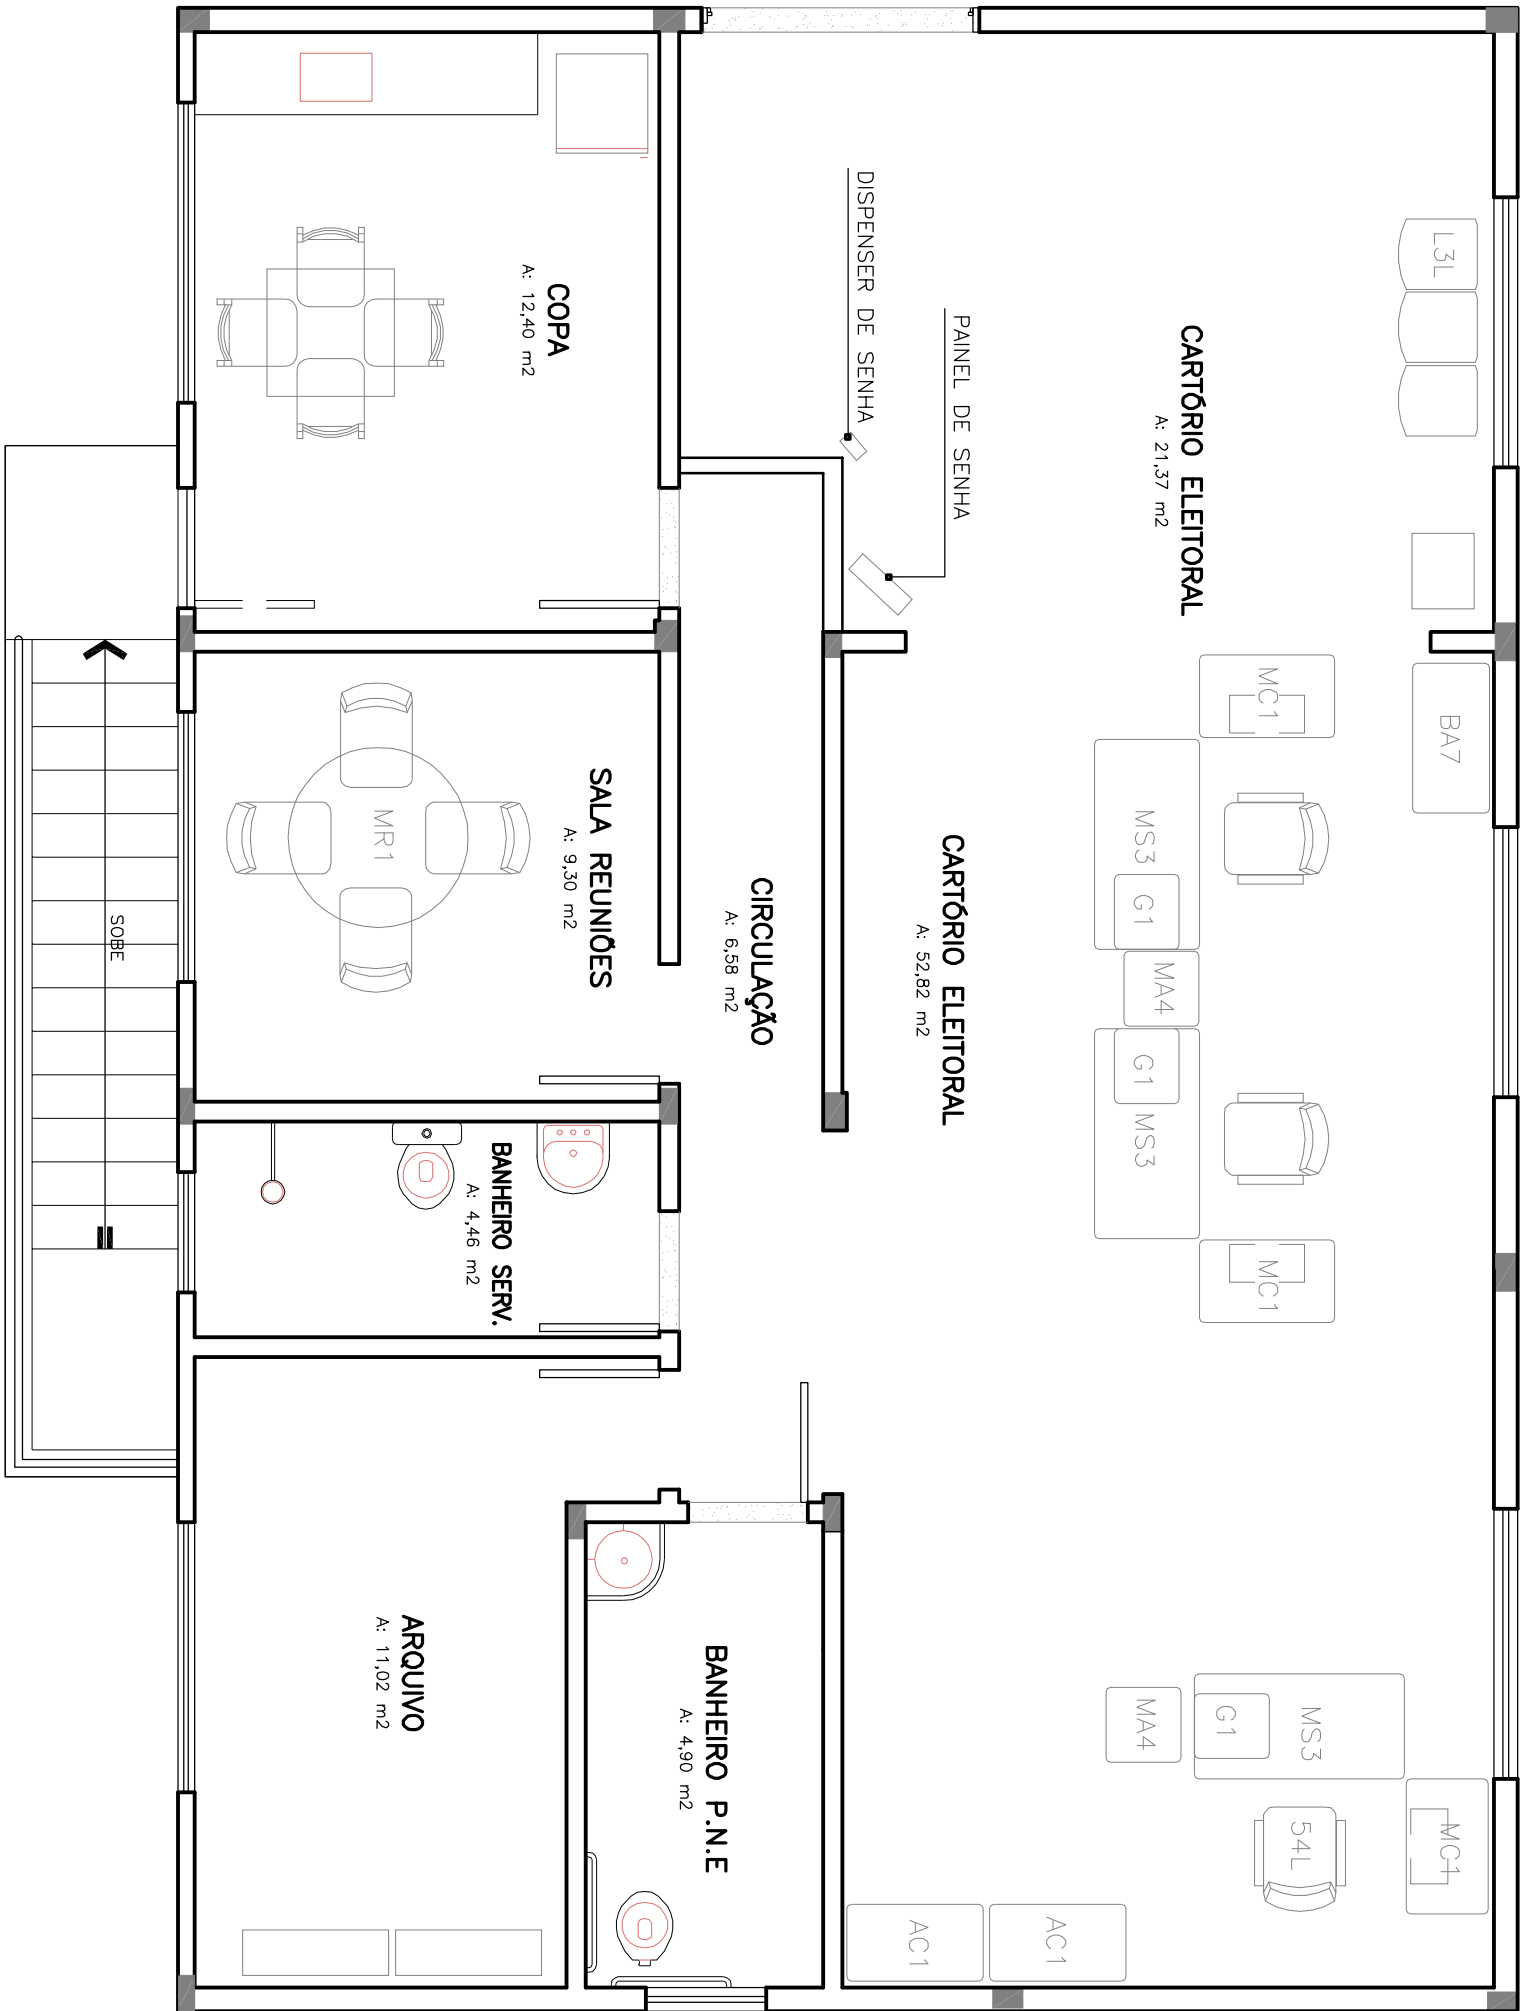

PLANTA BAIXA SUPERIOR

ESCALA 1/50

TRE-SC			
SETORES DE ENGENHARIA E ARQUITETURA			
Nº	DESCRIÇÃO DAS ATIVIDADES	DATA	
01	EMISSÃO INICIAL	11/02/11	
02	1ª REVISÃO	25/08/11	
03			
04			
05			
CONFERIDO		APROVADO	VISTO

F M P ENGENHARIA E REPRESENTAÇÃO COMERCIAL

CNPJ: 11.062.915/0001-48

CREA-PR: 48528

Rua: Belo Horizonte, 930 - Cascovel - PR

Fone: 35+ (45) 3035-4184 / 9935-1978 / 8427-4929

PROJETO DE COMUNICAÇÃO VISUAL

PROJETO DE COMUNICAÇÃO VISUAL

PROPRIETÁRIO: ANDRÉ WUZZOLAN

PROJETO: ANDRÉ

REVISÃO: ANDRÉ

APROVADO: ANDRÉ

DATA: JUL/2011

PROJETO DE COMUNICAÇÃO VISUAL

PROJETO DE COMUNICAÇÃO VISUAL

PROPRIETÁRIO: ANDRÉ WUZZOLAN

PROJETO: ANDRÉ

REVISÃO: ANDRÉ

APROVADO: ANDRÉ

DATA: JUL/2011

PROJETO DE COMUNICAÇÃO VISUAL

PROJETO DE COMUNICAÇÃO VISUAL

PROPRIETÁRIO: ANDRÉ WUZZOLAN

PROJETO: ANDRÉ

REVISÃO: ANDRÉ

APROVADO: ANDRÉ

DATA: JUL/2011

PLANTA BAIXA INDICAÇÕES
QUADRO DE ESPECIFICAÇÕES
DESENVOLVIMENTO DE SIMULAZÃO

ÚNICA