




B PLANTA BAIXA - PAV. SUPERIOR
ESCALA: 1/125

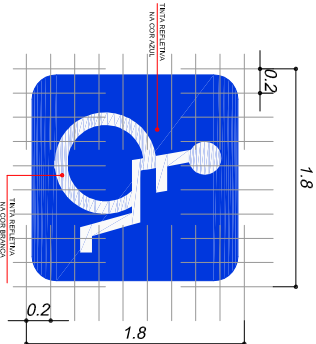

DETALHE D
CONFORME NBR 9050/2004

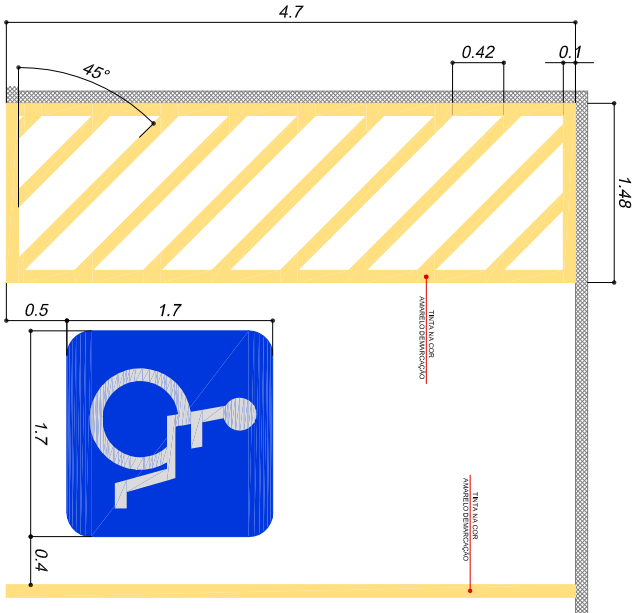

C ESTACIONAMENTO PNE
S/ ESCALA

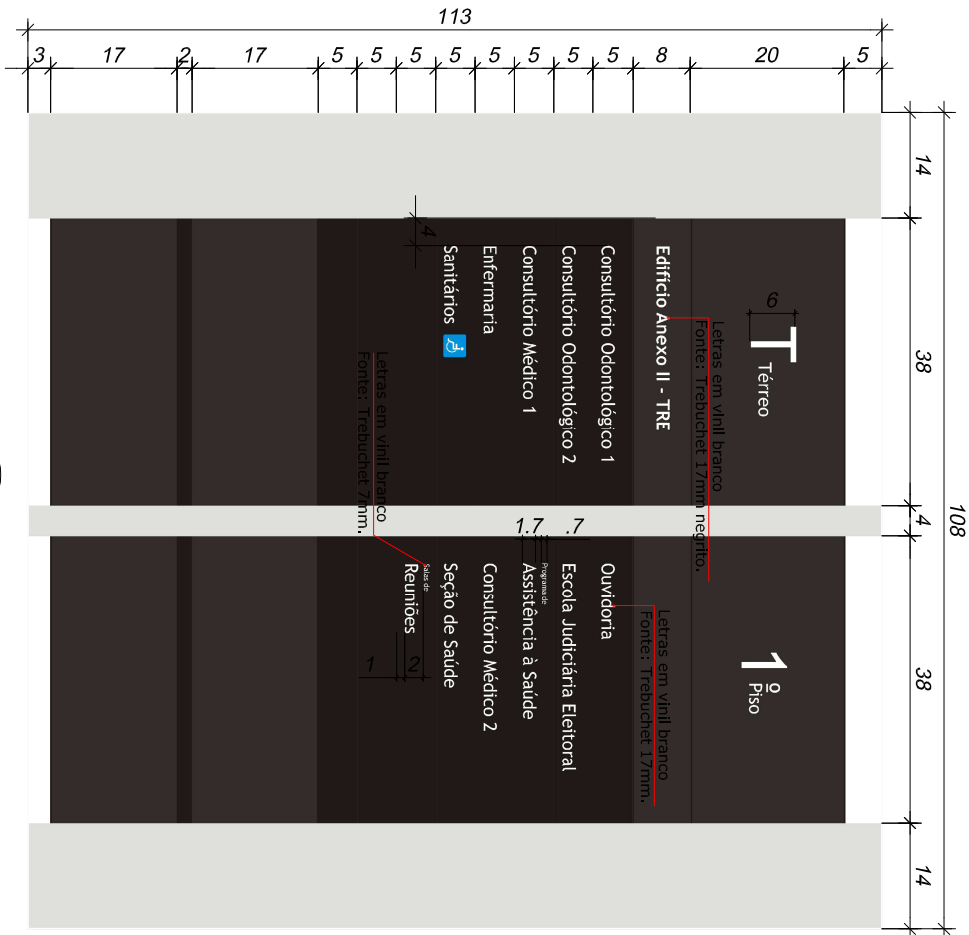

03

Tribunal Regional Eleitoral de Santa Catarina			
LOCAL:		PRÉDIO ANEXO II - TRE	
Rua Esteves Júnior, 157 - Centro, Florianópolis/SC		CONTEÚDO:	
PROJETO DE COMUNICAÇÃO VISUAL		PLANTA BAIXA PAV. SUPERIOR E DETALHAMENTO DA PLACA 02	
SEÇÃO DE ENGENHARIA E ARQUITETURA:		PROPRIETÁRIO:	
Pierina Schmitt Pomarico		Tribunal Regional Eleitoral de Santa Catarina	
Assistente da Seção de Engenharia e Arquitetura		CNPJ: 05.858.851/0001-93	
Palmyra F.R. Repette		ENGENHEIRA CIVIL - CREA/SC 065.995-2	
DESENHO: Luís Antônio Bueno		PRANCHETA:	
DATA: 07.10.2013		CMV 02/06	
REVISÃO: 00		ARQUIVO: [TRES-ANEXO II] Comunicação Visual	
ESCALA: INDICADA			