



PLANTA BAIXA - PAV. TÉRREO

A
ESCALA: 1/125

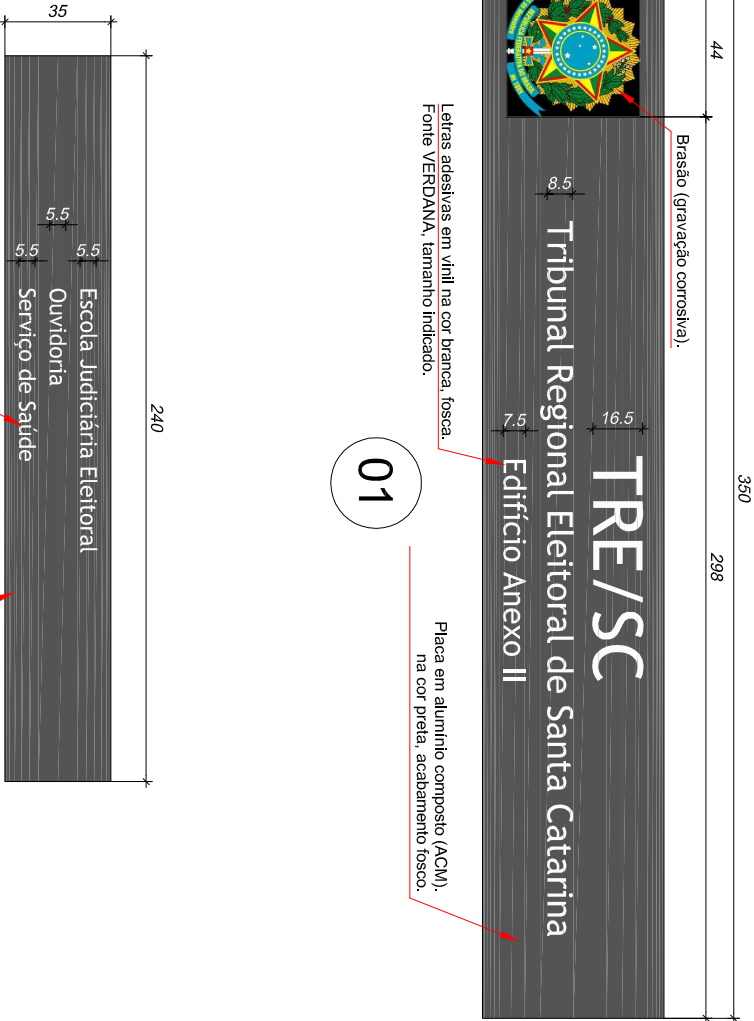

26

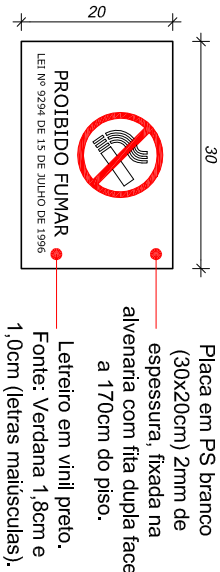

04



FACHADA

S/ ESCALA

Tribunal Regional Eleitoral de Santa Catarina

LOCAL:

PRÉDIO ANEXO II - TRE

Rua Esteves Júnior, 157 - Centro, Florianópolis/SC

CONTEÚDO:

PROJETO DE COMUNICAÇÃO VISUAL
PLANTA BAIXA PAV. TÉRREO E DETAL. DAS PLACAS 01, 04 E ESTACIONAMENTO



SEÇÃO DE ENGENHARIA E ARQUITETURA:

PROPRIETÁRIO:

Pierina Schmitt Pomarico
Assistente da Seção de Engenharia e Arquitetura

Palmyra F.R. Repette
Engenheira Civil - CREA/SC 065.995-2

Tribunal Regional Eleitoral de Santa Catarina
CNP.J: 05.858.851/0001-93

DESENHO:

Luís Antônio Bueno

ESCALA:

INDICADA

DATA:

07.10.2013

REVISÃO:

00

ARQUIVO:

TRESC-ANEXO II) Comunicação Visual

PRANCHA:

CMV 01/06